


LEGENDA + RYSUNEK RURY OSŁONOWEJ

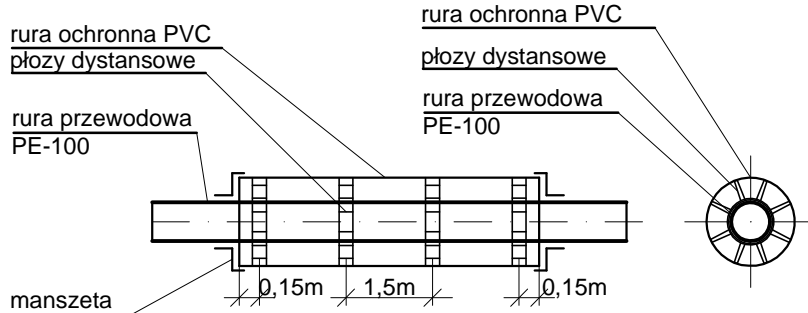

UWAGA!

- W MIEJSCU SPODZIEWANYCH SKRZYŻOWAŃ WYKOPY WYKONAĆ SPOSOBEM RĘCZNYM
- PROFIL ROZPATRYWAĆ Z PLANEM SYTUACYJNYM
- PRZED PRZYSTĄPIENIEM DO ROBÓT ZAPOZNAĆ SIĘ Z ISTNIEJĄCYM UZBROJENIEM ORAZ POWIADOMIĆ WŁAŚCICIELA UZBROJENIA
- PROFIL NIE ZAWIERA SKRZYŻOWAŃ Z INSTALACJĄ DRENAŻU

<div><div><div><div></div><div></div><div></div><div></div></div><div>dompil</div></div><div>Spółdzielnia Obsługi Inwestycyjnej "Dompil"</div><div>64-920 Piła ul. Sikorskiego 33 tel/fax (67) 214-80-01</div></div>		
Inwestor	GMINA LUBASZ, 64-720 LUBASZ UL. CHROBREGO 37	Branża: sanit.
Nazwa obiektu	MODERNIZACJA BOISKA DO PIŁKI NOŻNEJ	Skala: 1:100/250
Adres	LUBASZ UL. SPORTOWA, DZIAŁKI NR 493/2, 494, 584, 594/7	Nr rysunku: 3
Nazwa rysunku	PROFIL INSTALACJI WODY DO STUDNI W1 I W3	
Projektował:	inż. Paweł Kopacz	Nr uprawnień
Sprawdził:	mgr inż. Małgorzata Gugała	Data
Opracował:	mgr inż. Marta Metzger	Podpis: